


总体		强电	
建筑		弱电	
结构		动力	
暖通		给排水	

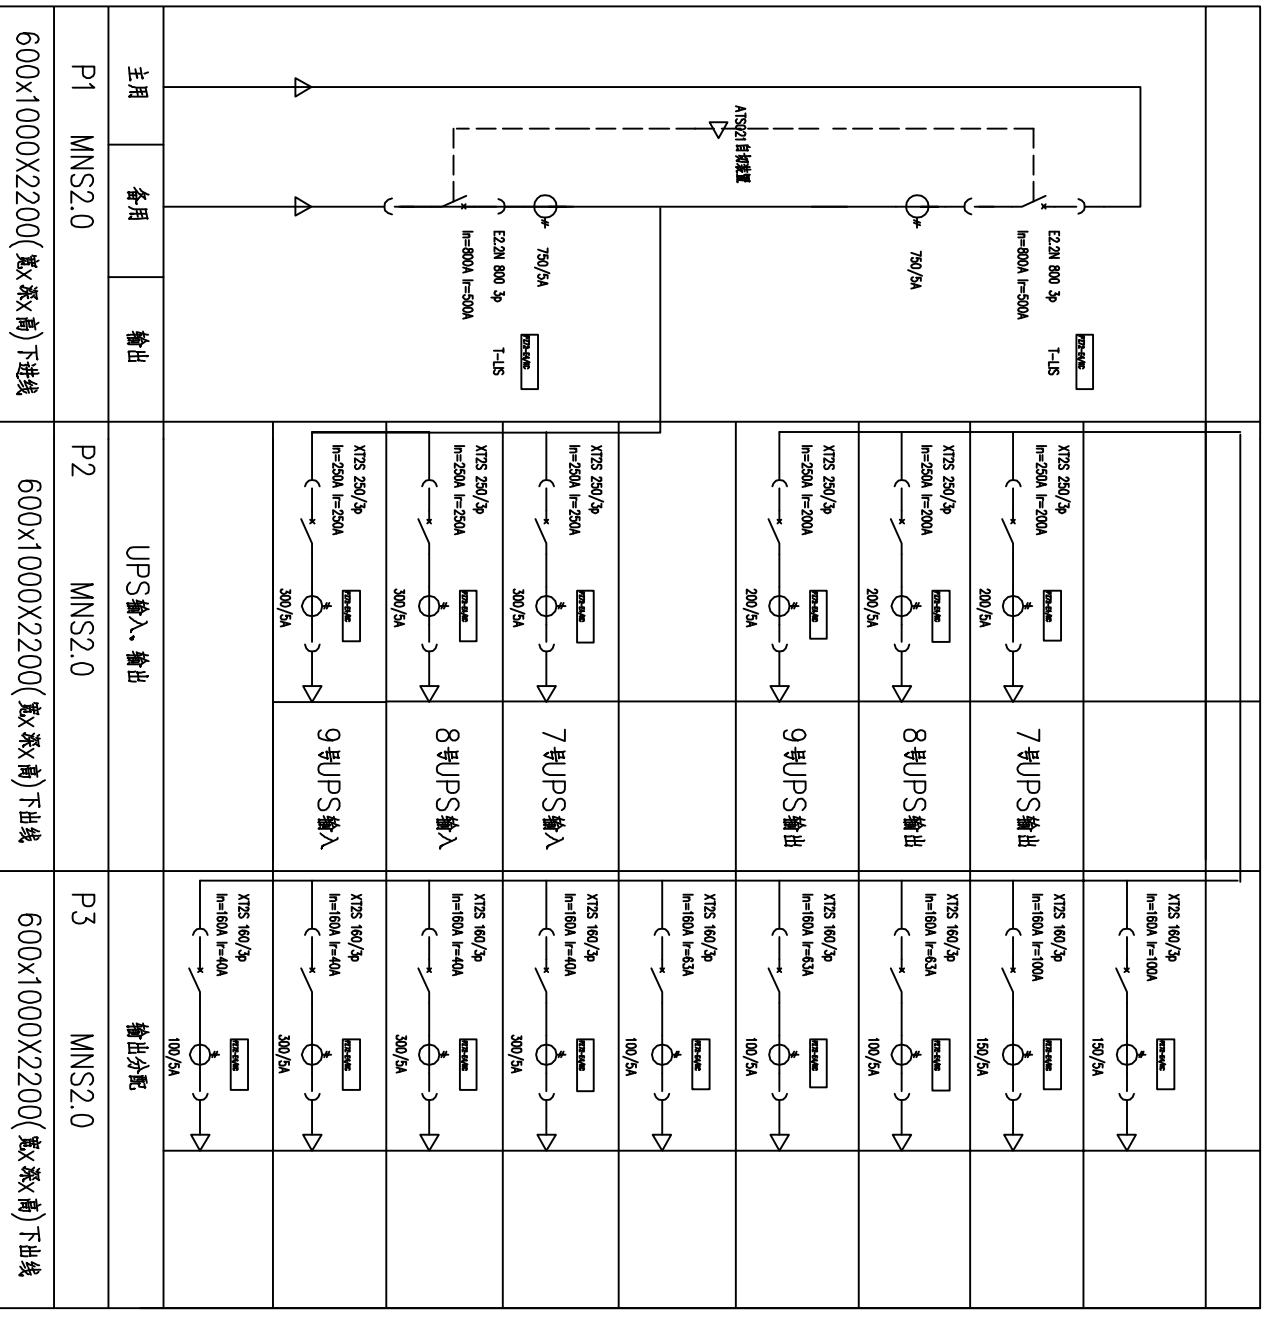

主用	备用	输出
P1 MNS2.0	P2 MNS2.0	P3 MNS2.0
600x1000x2200(宽x深x高)下进线	600x1000x2200(宽x深x高)下出线	600x1000x2200(宽x深x高)下出线

个人执业专用章		单位出图专用章	
上海经安建筑设计院有限公司			
审定	审核	设计	制图
何志彪	宋尔升	何志彪	何志彪
项目负责人		专业负责人	
何志彪		何志彪	
工程编号	设计阶段	比例	版本
A131033813	施工图		第1次
图号	电气	电总-02	出图时间
7、8、9UPS配电柜图			2018.06

本图须加盖本院出图签章,否则一律无效