


总体			强电		
建筑			弱电		
结构			动力		
暖通			给排水		

7楼配电室配电箱系统图

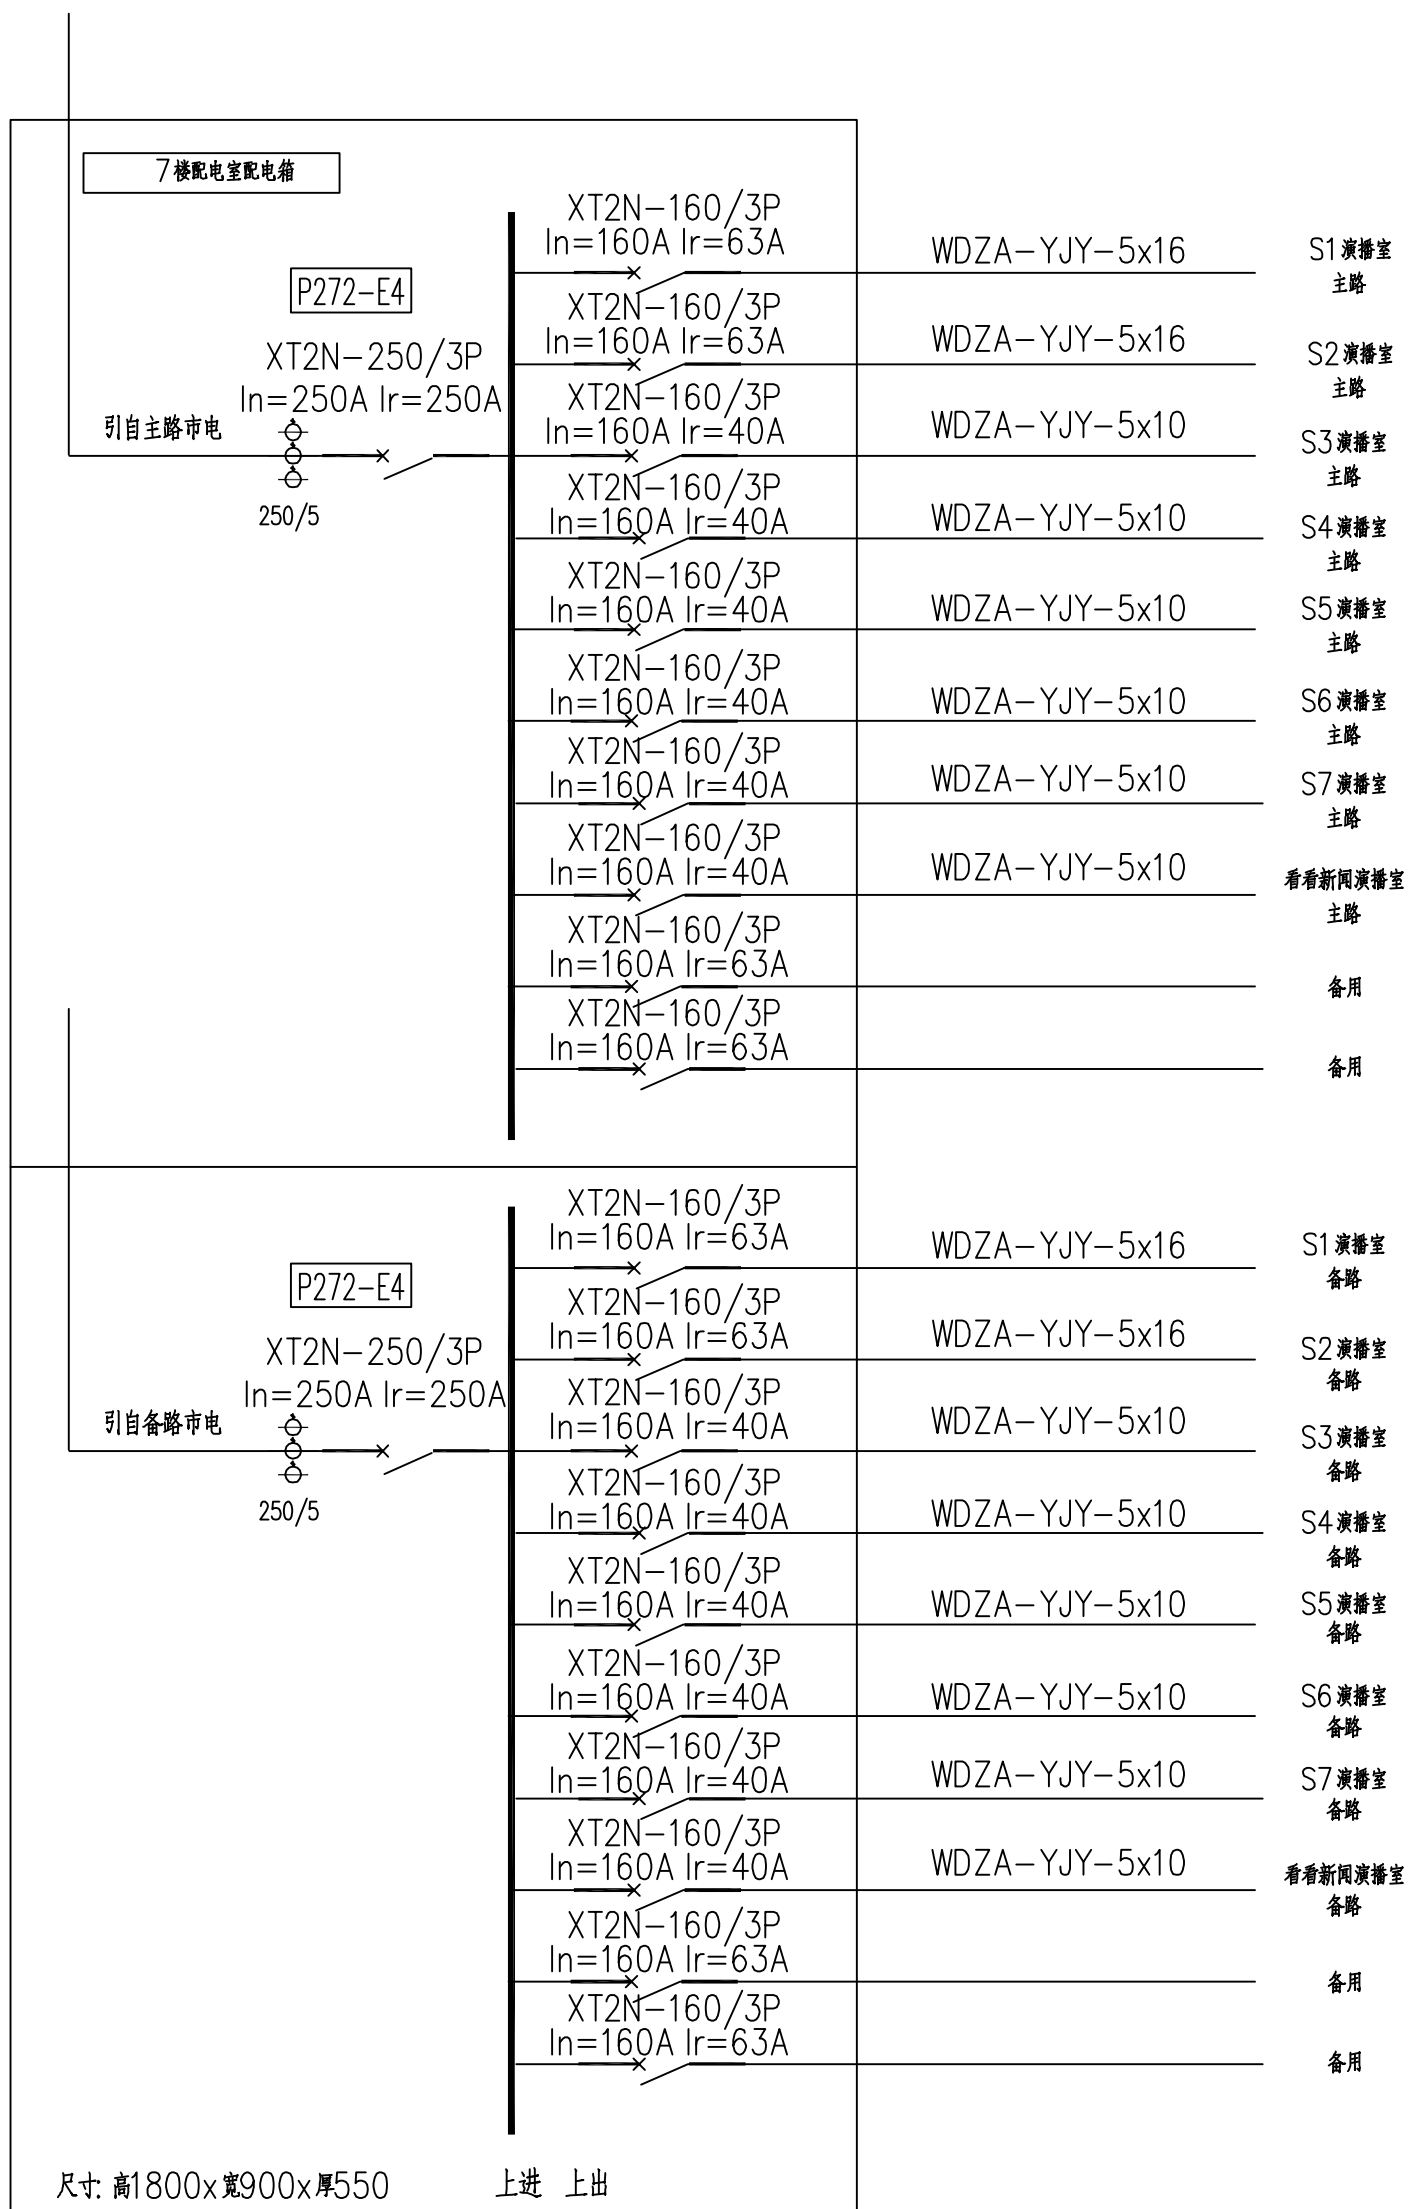

个人执业专用章

单位出图专用章

上海经安建筑设计院有限公司

设计证号
A131033813

审定 何名彪
审核 何名彪
校对 朱东升
设计 何名彪
制图 何名彪

项目负责人 何名彪
专业负责人 何名彪

工程编号
设计阶段 施工图
图别
比例
版本 第 次
出图时间 2018.06

7号楼配电箱系统图

图号 电总-01

本图须加盖本院出图签章, 否则一律无效