


给排水	
暖通	
动力	强电
弱电	

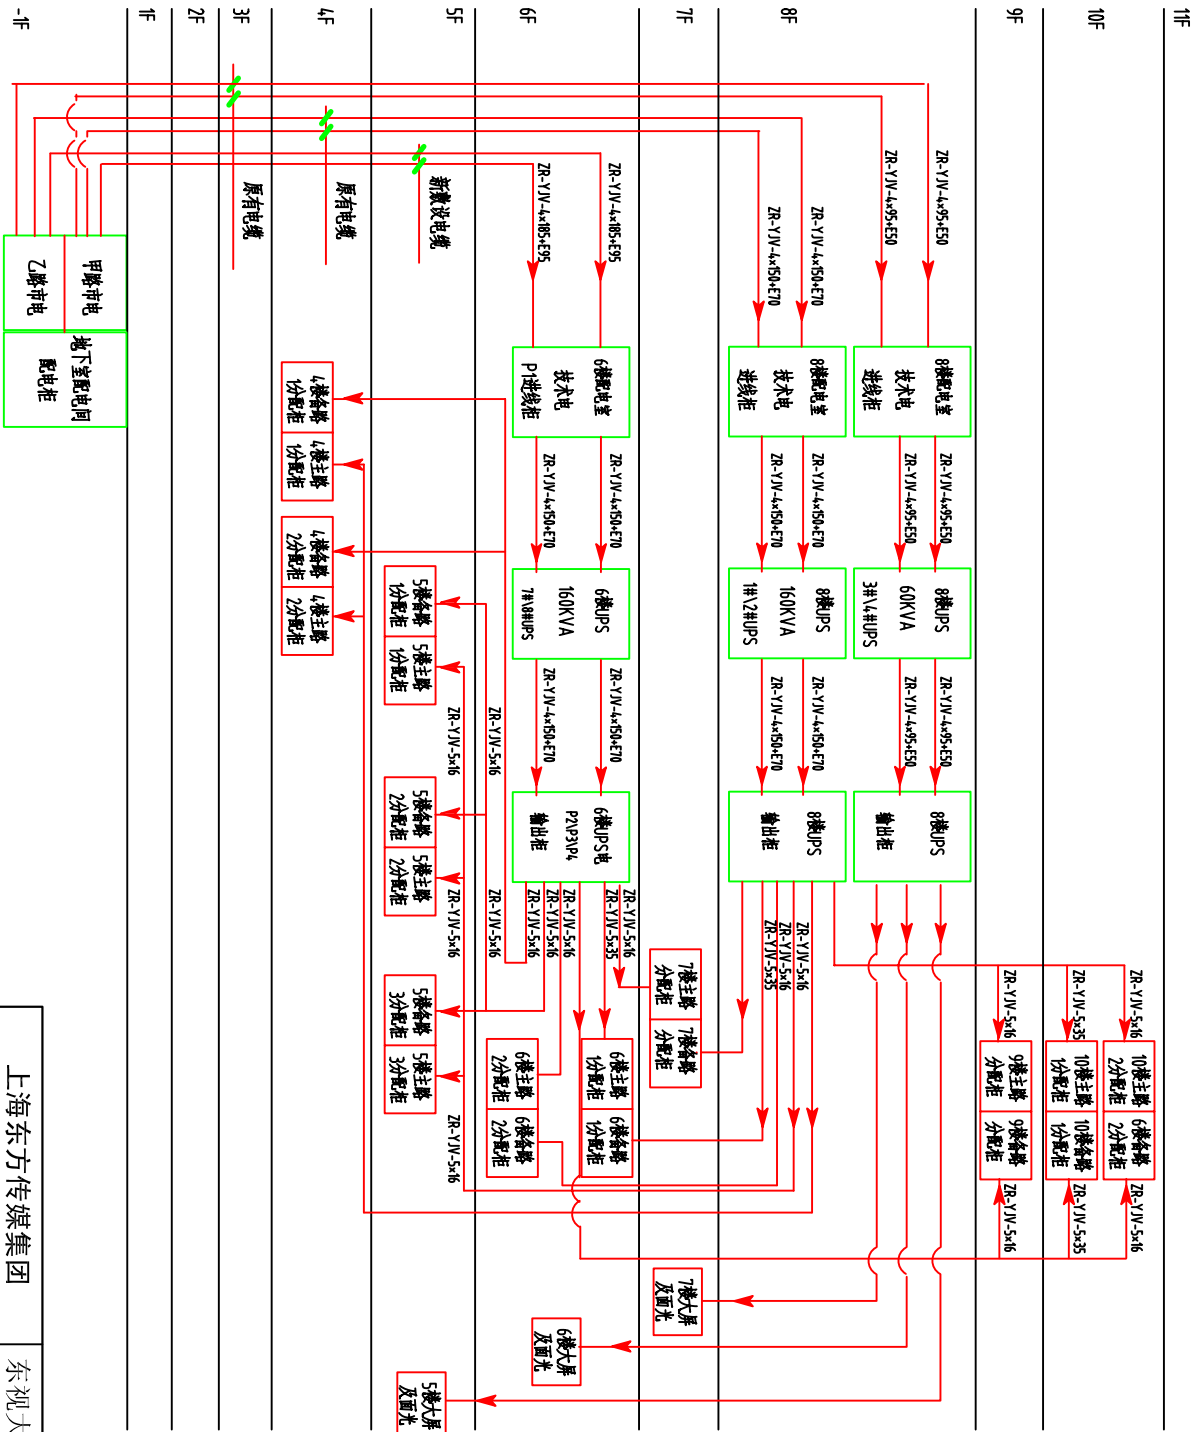

上海东方传媒集团		东视大厦电气改造	
电缆配线系统图			
审定	设计	审核	制图
设计负责	日期	工程负责	日期
图号		专业	
2/6		电气	