


暖通					
给排水					
电气					
结构					

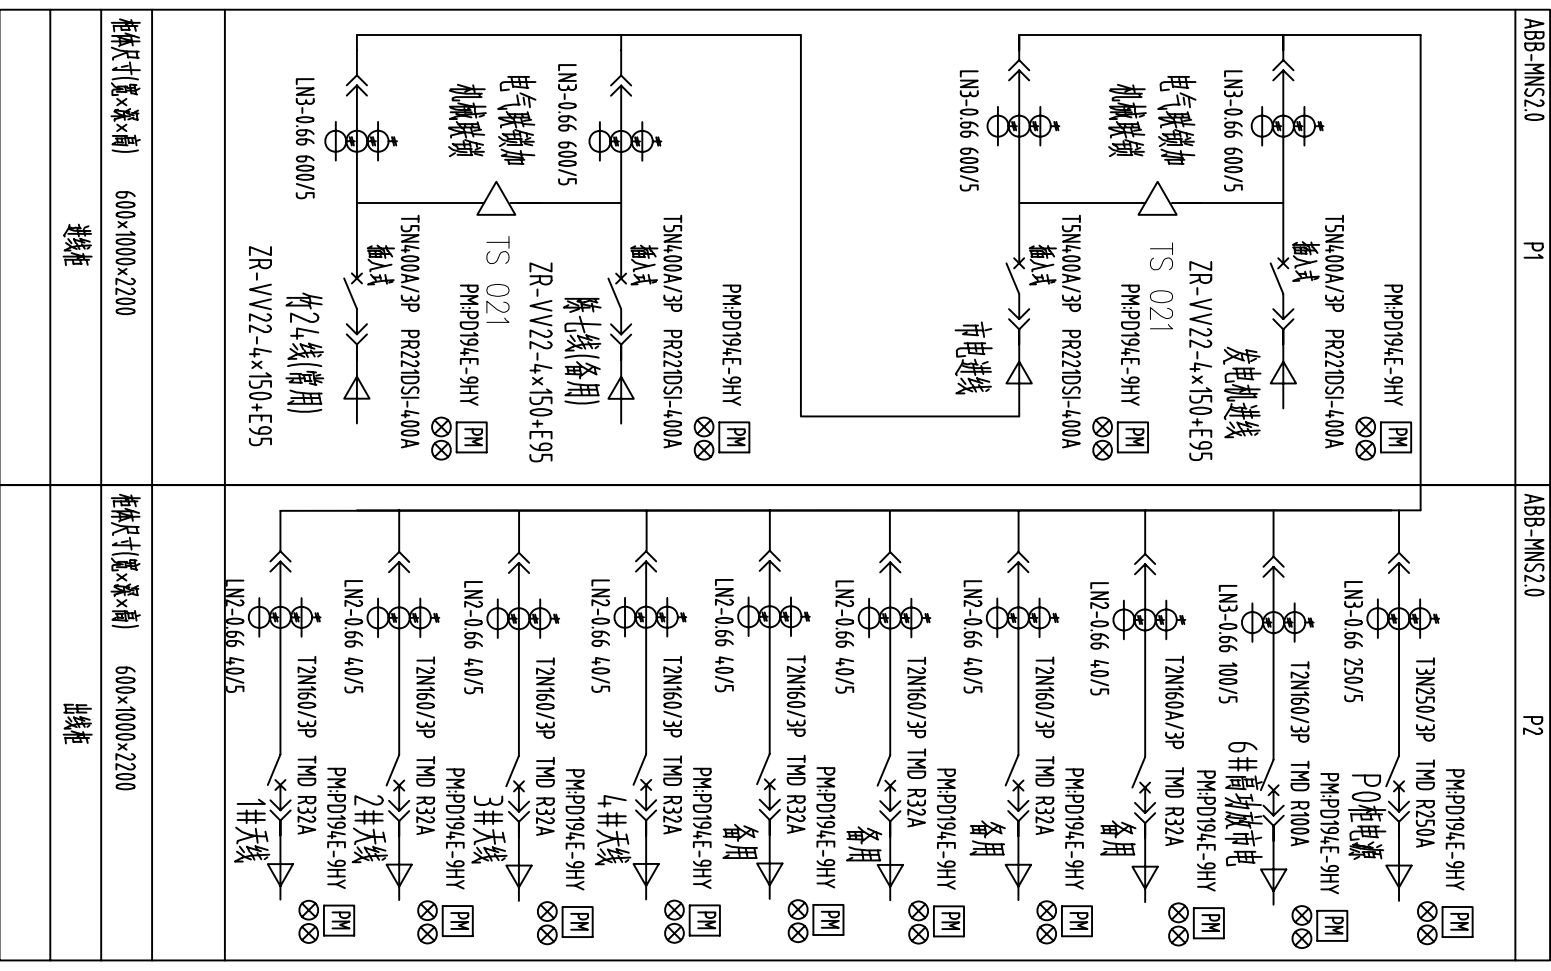

天线阵系统图

- 注?
1. 低压柜采用MNS 2.0抽屉式?外形尺寸为?
(WxDXH)600x1000x2200mm?
 2. 进线开关选用ATS021电源控制柜实现自动功能.
要求有电气联锁及机械连锁底座.
 3. 断路器均加装辅助触点并引到多功能表底座.
 4. 多功能表能对接触量进行监控和显示?还能对开关量进行监控?并带有RS-485接口?
 5. 通讯线引到抽屉外的接线端子上.

配电系统图纸图纸		图号	
设计		审核	
校对		专业	
制图		日期	
项目负责人		设计人	
项目审核人		比例	
设计人		备注	
设计		家	
		共	
		家	

上海文广新闻传媒集团 卫星地球站