



设计	审核	校对	制图
张	张	张	张
日期	日期	日期	日期

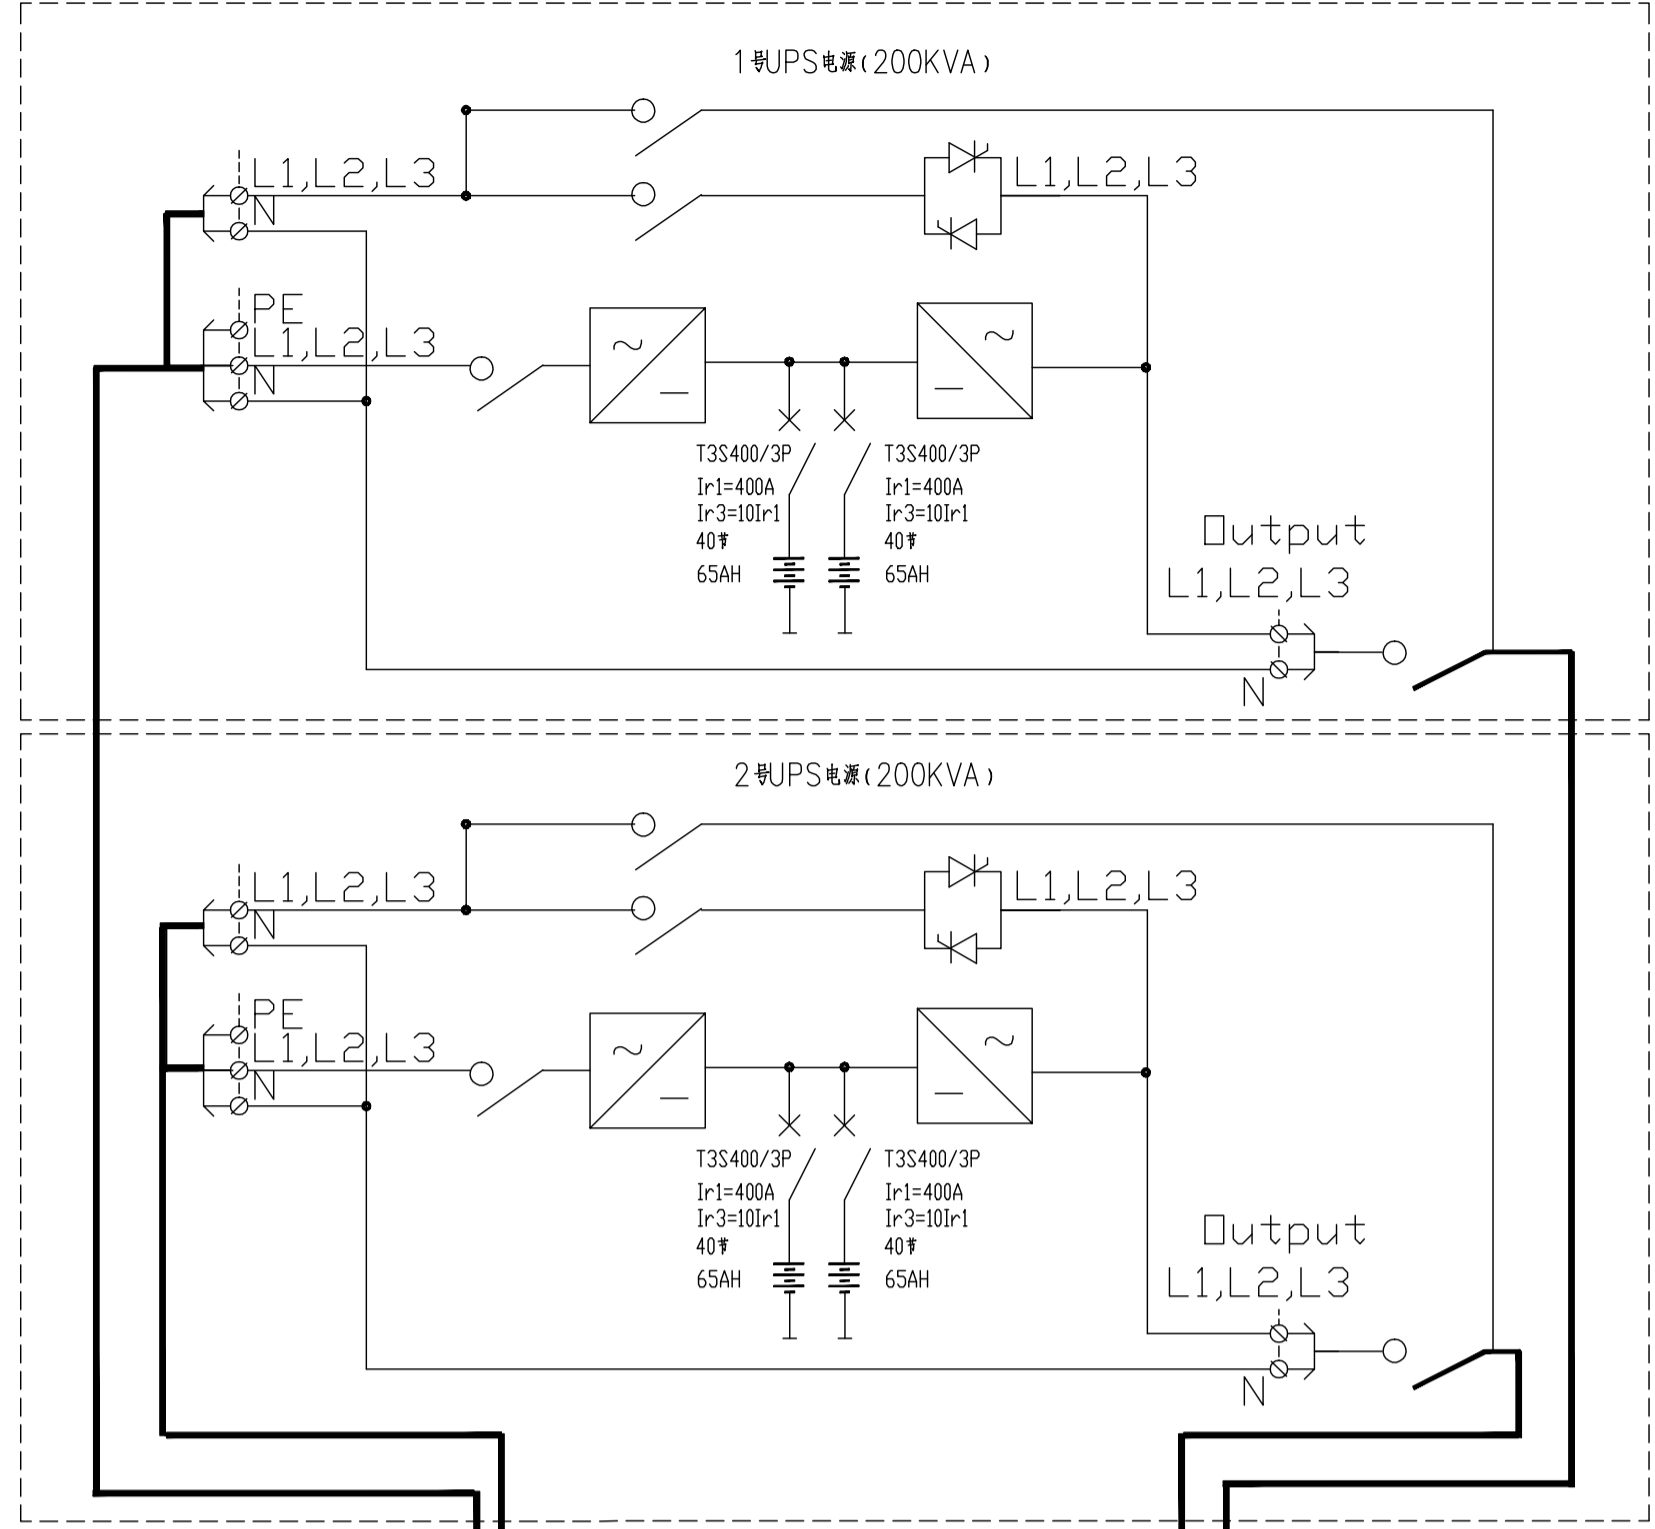

UPS系统

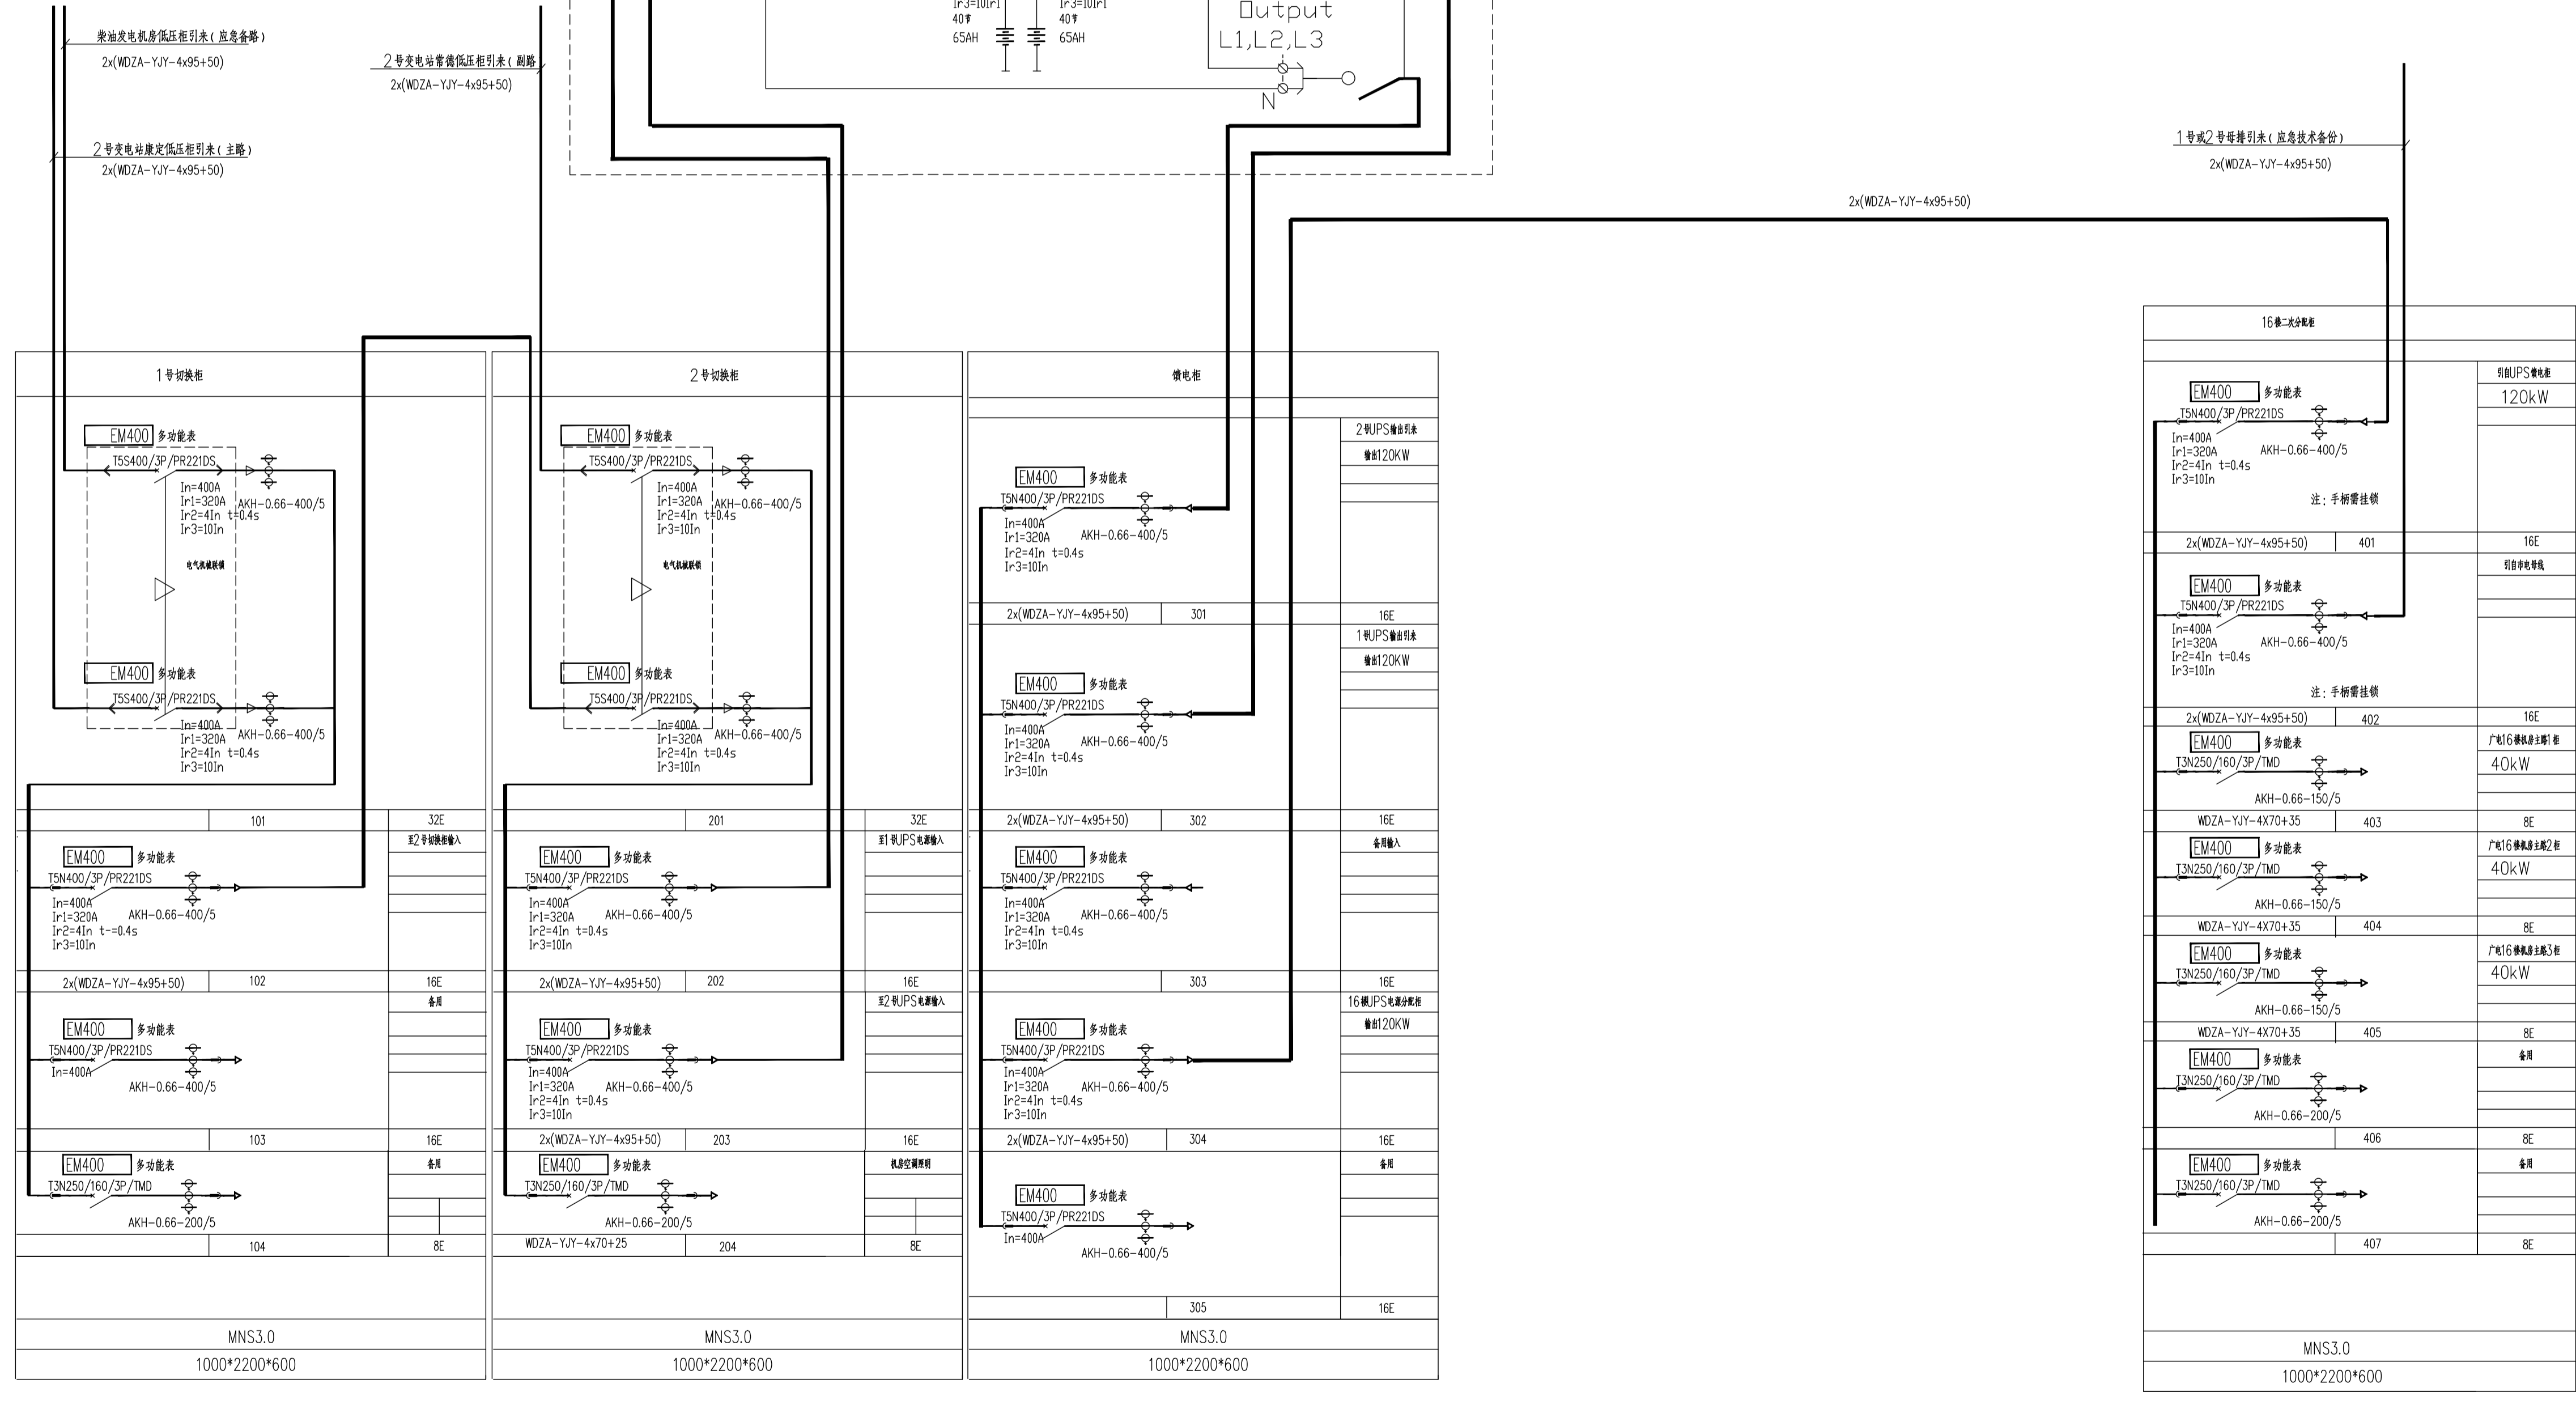

个人执业专用章	单位出图专用章	上海经安建筑设计院有限公司		设计证号 A131033813号
		审定: [Signature] 审核: [Signature] 校对: [Signature] 设计: [Signature] 制图: [Signature]	项目负责: [Signature] 专业负责: [Signature]	工程编号 设计阶段 比例 版本 第3次 出图时间 2021.04
		广电大厦15楼播出UPS更新改造项目	配电系统图	图号 02

本图须加盖本院出图印章,否则一律无效