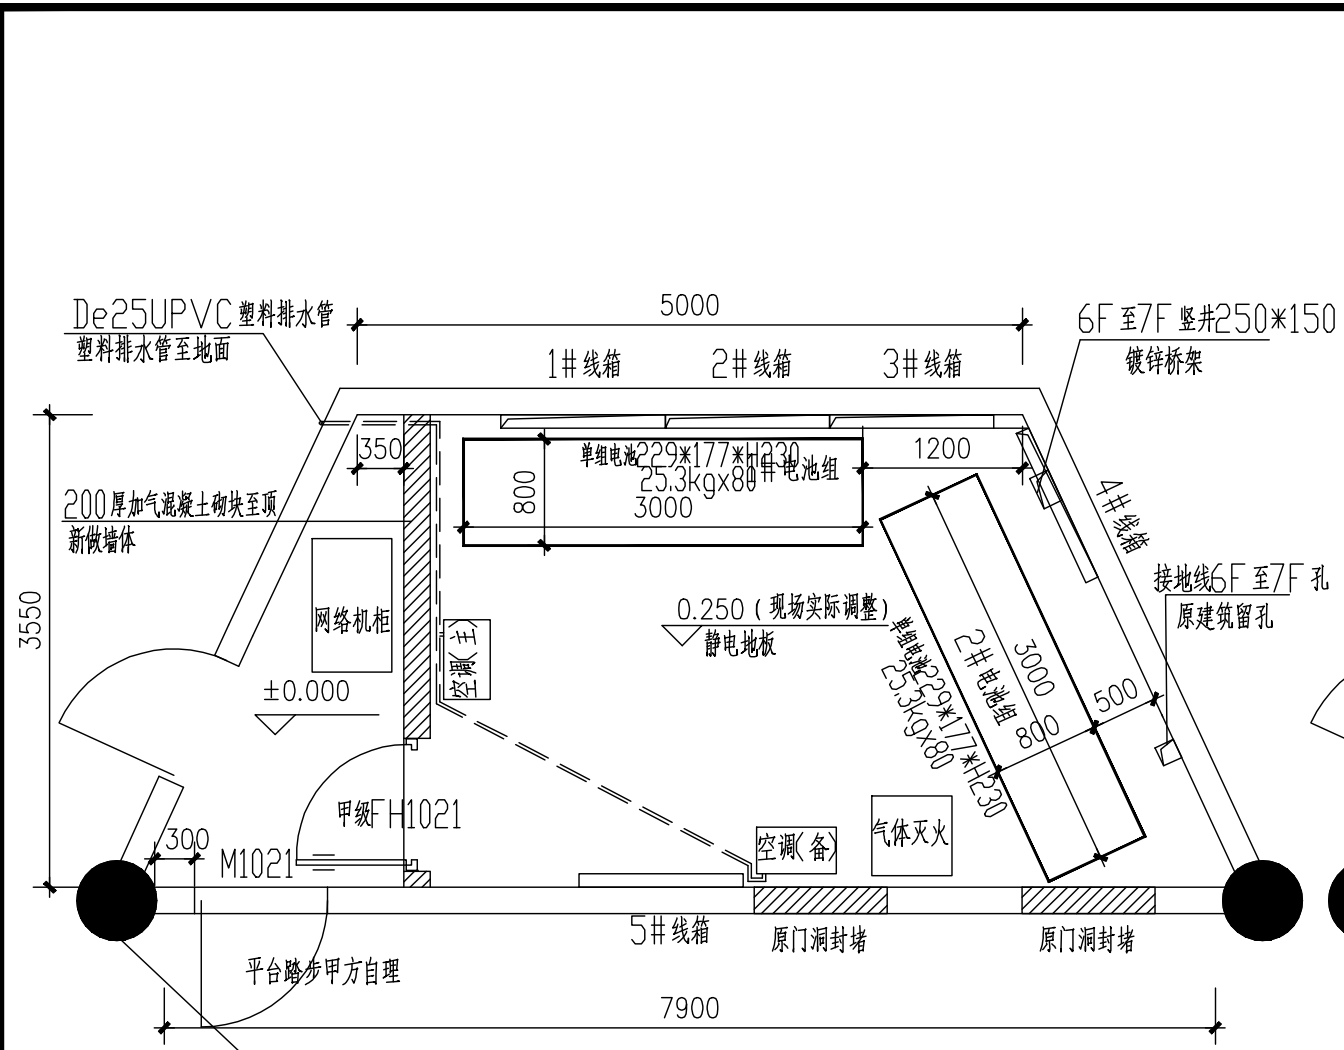
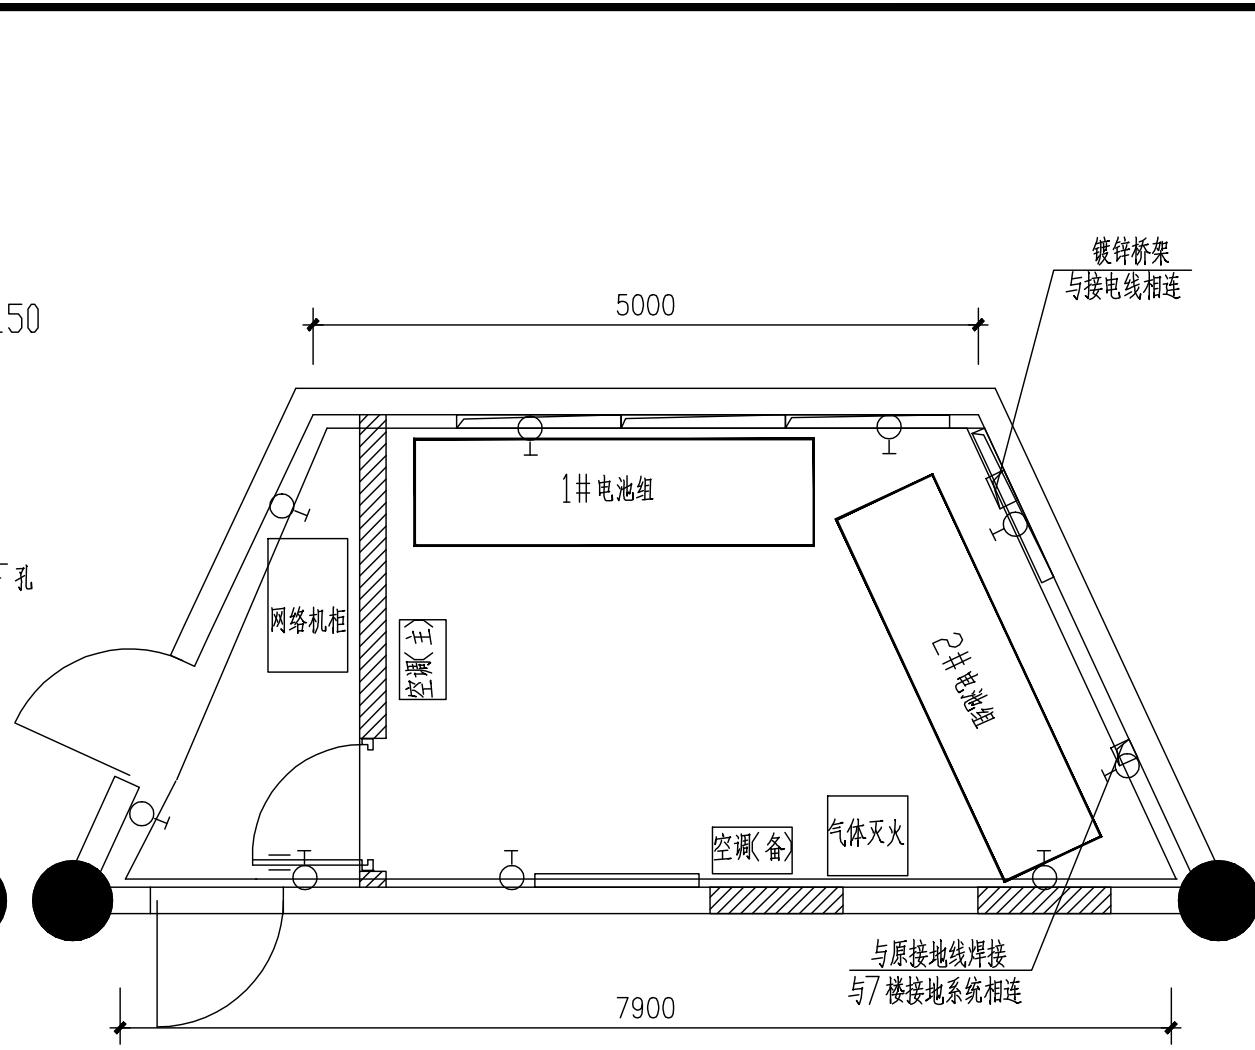




 

电	电	电	电
强	弱	动	力
体	建	结	构
总	建	结	构
强	电	动	力
电	电	电	电
排	水	排	水



裙房6F 电池间平面布置图 1:50



裙房6F 电池间接地平面图 1:50

个人执业专用章		单位出图专用章		 <b>上海经安建筑设计院有限公司</b>			<b>设计证号</b> A131033813甲级				
审定	  	广电大厦15楼播出UPS更新改造项目  裙房6F 电池间配电设备平面布置图 裙房6F 电池间接地平面图		项目负责人	工程编号		设计阶段				
审核				专业负责人	设计阶段		比例		版本		
校对				图别		比例		版本		第3次	
设计				图号		电施 04		版本		第3次	
制图				图号		电施 04		出图时间		2021.04	

本图须加盖本院出图签章, 否则一律无效