
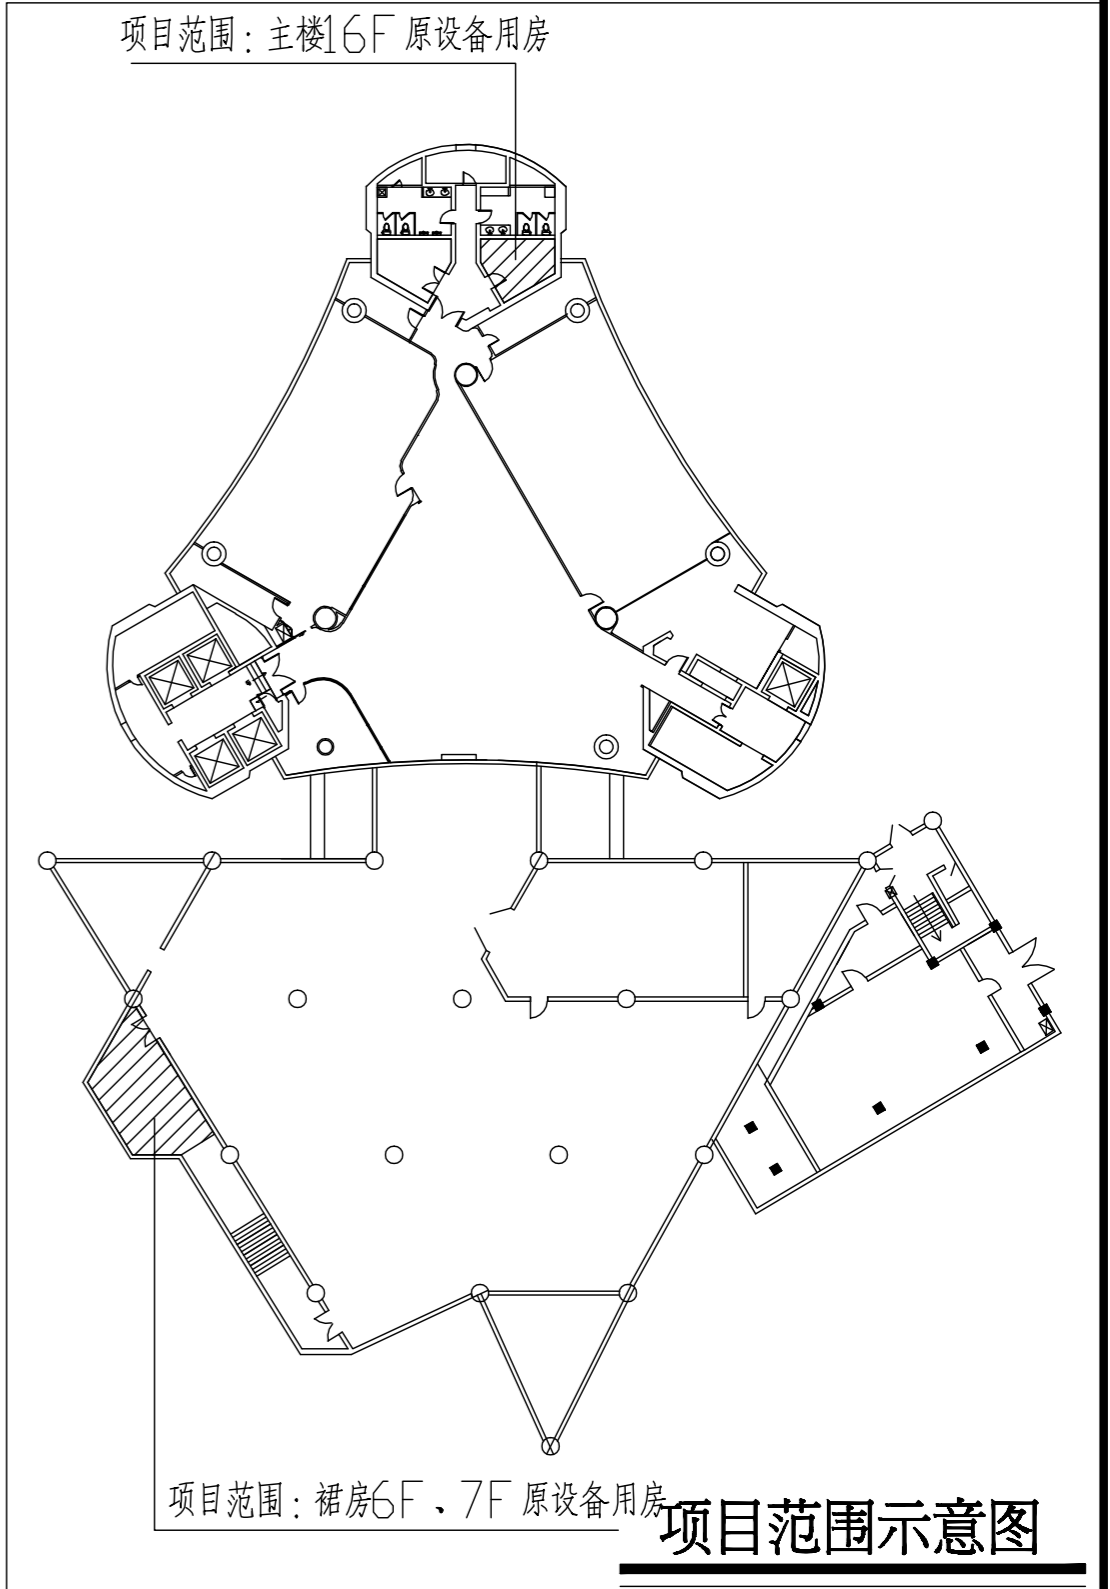


强电	弱电	动力	给排水
暖通	空调	消防	其他
建筑	结构	装饰	景观

电缆清册					
电缆编号	起点	终点	型号规格	长度(m)	说明
C1	广电BF 2#配电室	裙房7F UPS机房	2*(WDZA-YJY-4*95+50)*185		UPS进线电缆
C2	广电BF 2#配电室	裙房7F UPS机房	2*(WDZA-YJY-4*95+50)*185		UPS进线电缆
C3	广电1F 柴油机房	裙房7F UPS机房	2*(WDZA-YJY-4*95+50)*185		UPS进线电缆
C4	裙房7F UPS机房	广电16F C洞配电间	2*(WDZA-YJY-4*95+50)*145		UPS输出电缆

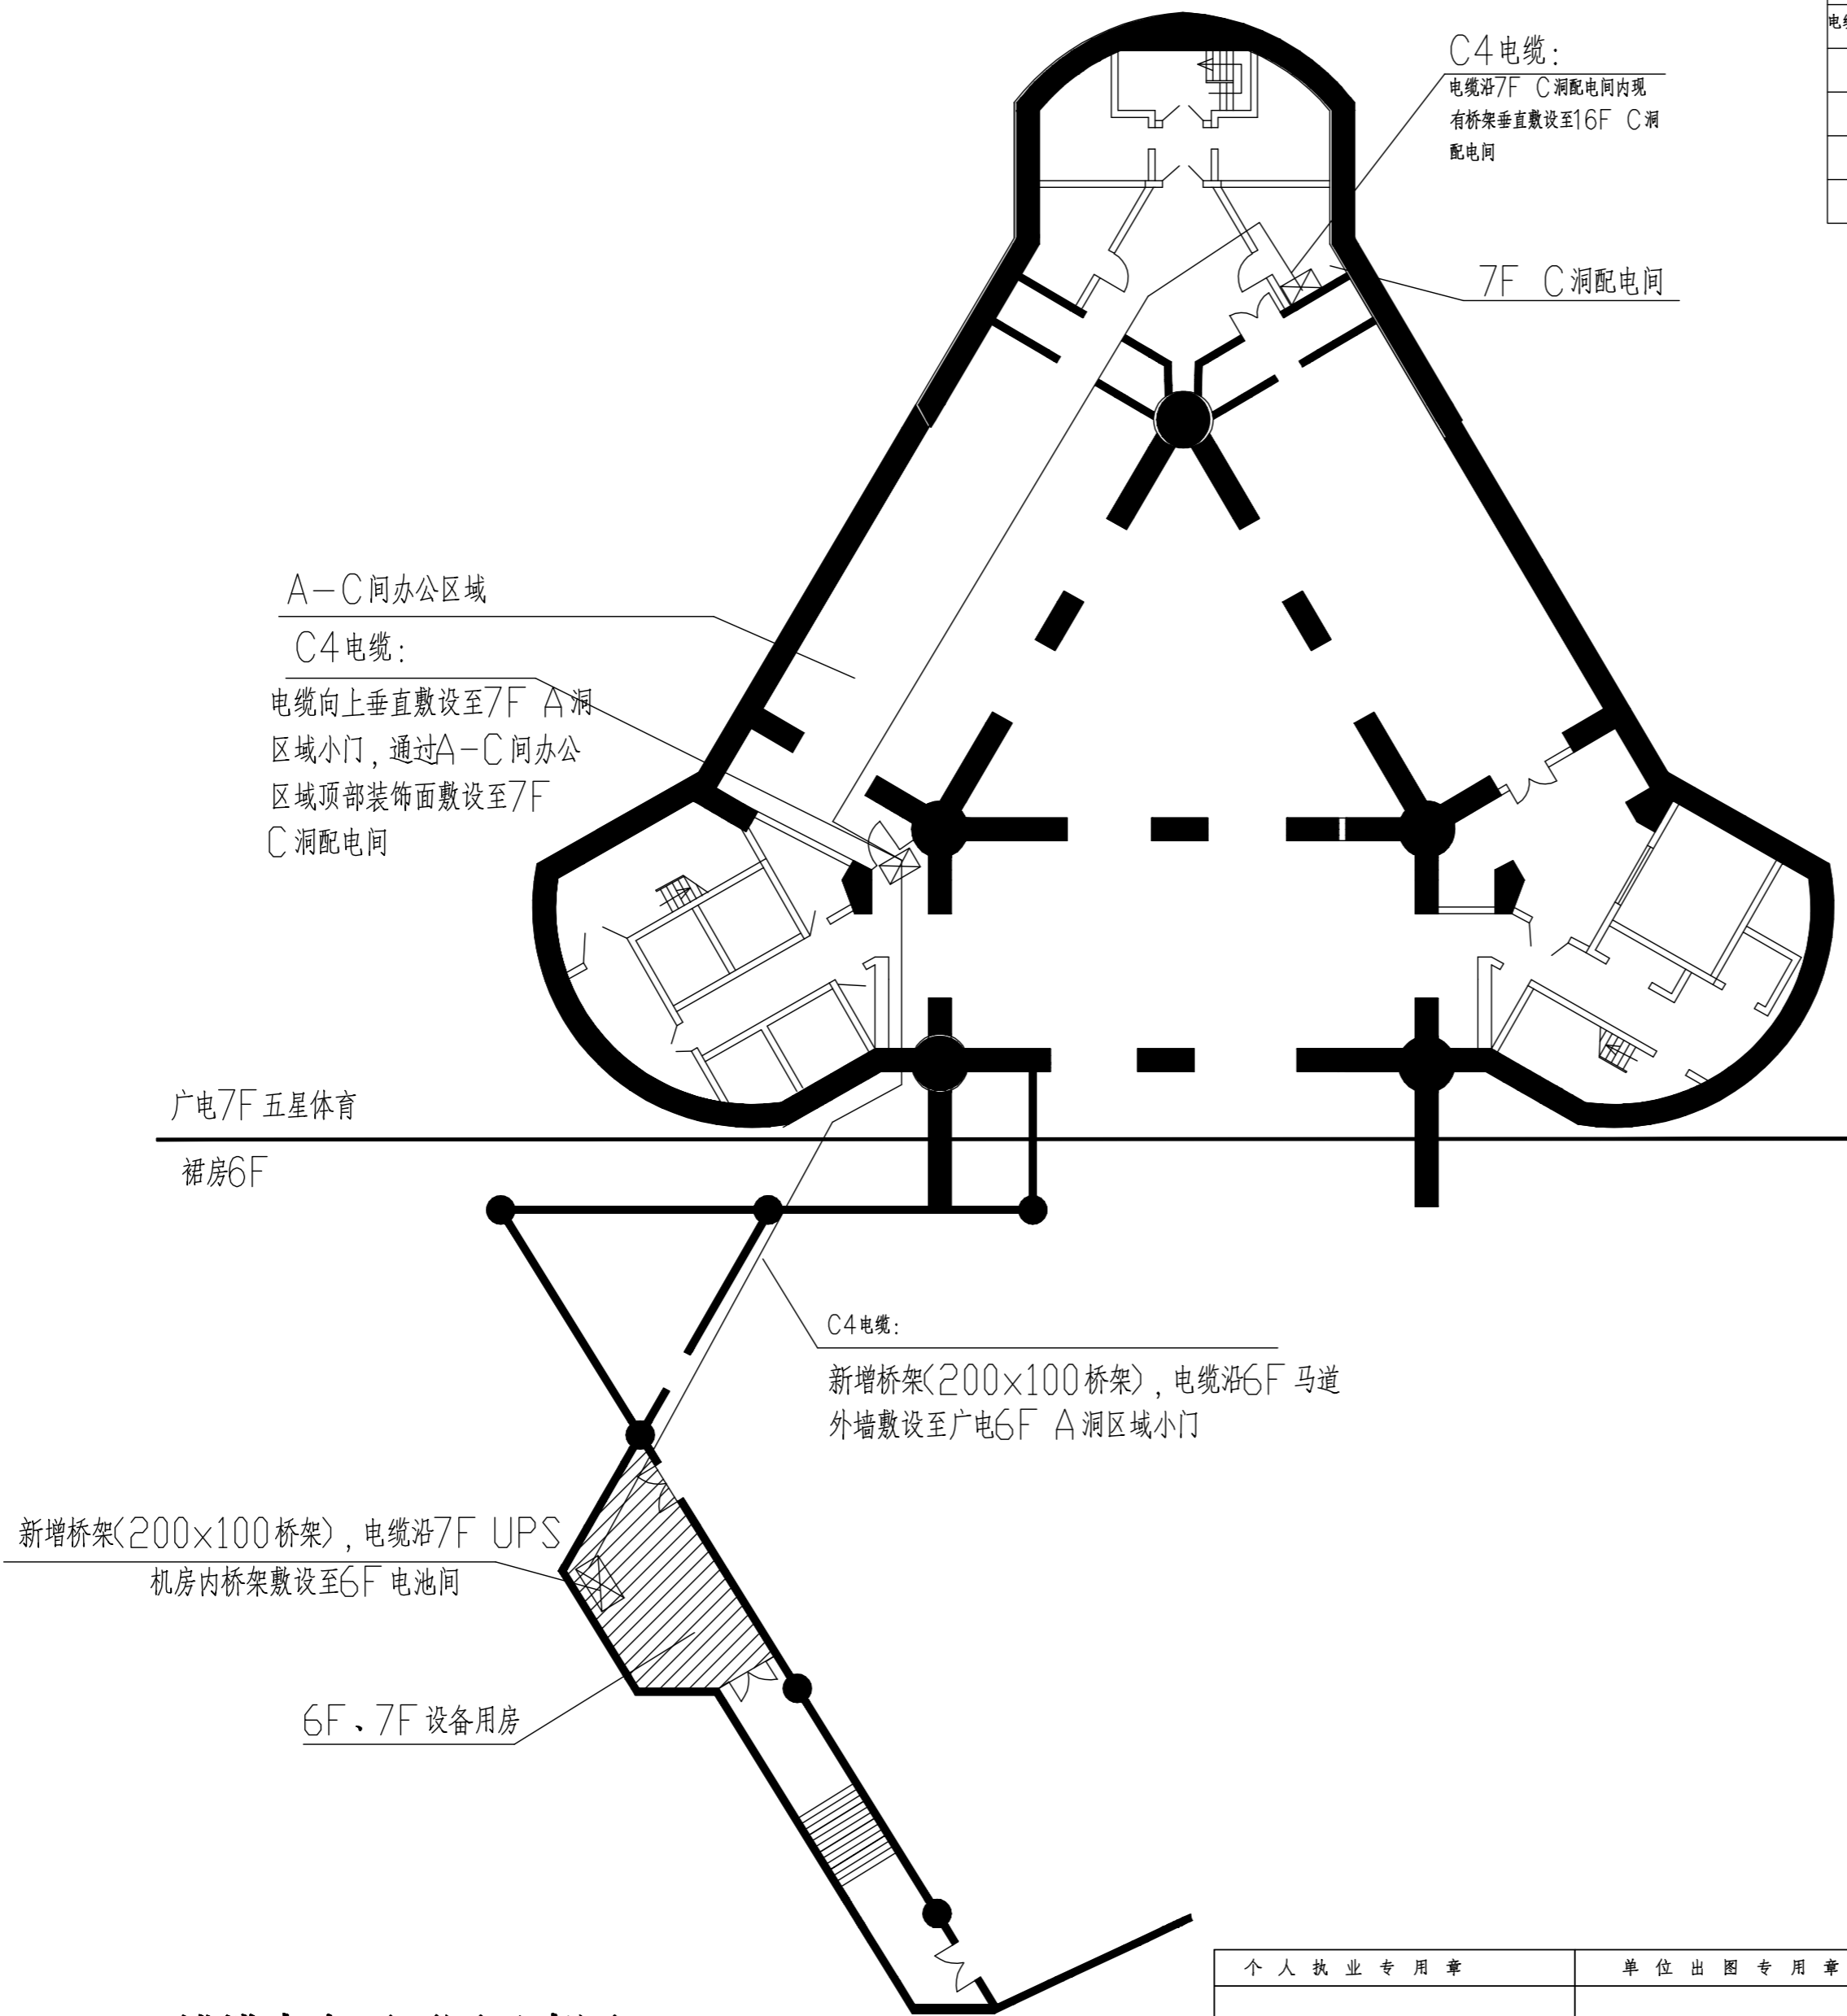

线缆走向平面图示意图二 1:200

个人执业专用章		单位出图专用章		上海经安建筑设计院有限公司 设计证号 A131033813甲级	
审定	审核	校对	设计	制图	项目：广电大厦15楼播出UPS更新改造项目 图别：线缆走向平面图示意图二 图号：电施 07 版本：第3次 出图时间：2021.4
			项目负责人	专业负责人	工程编号 设计阶段 比例 版次

本图须加盖本院出图签章，否则一律无效